


Nordring

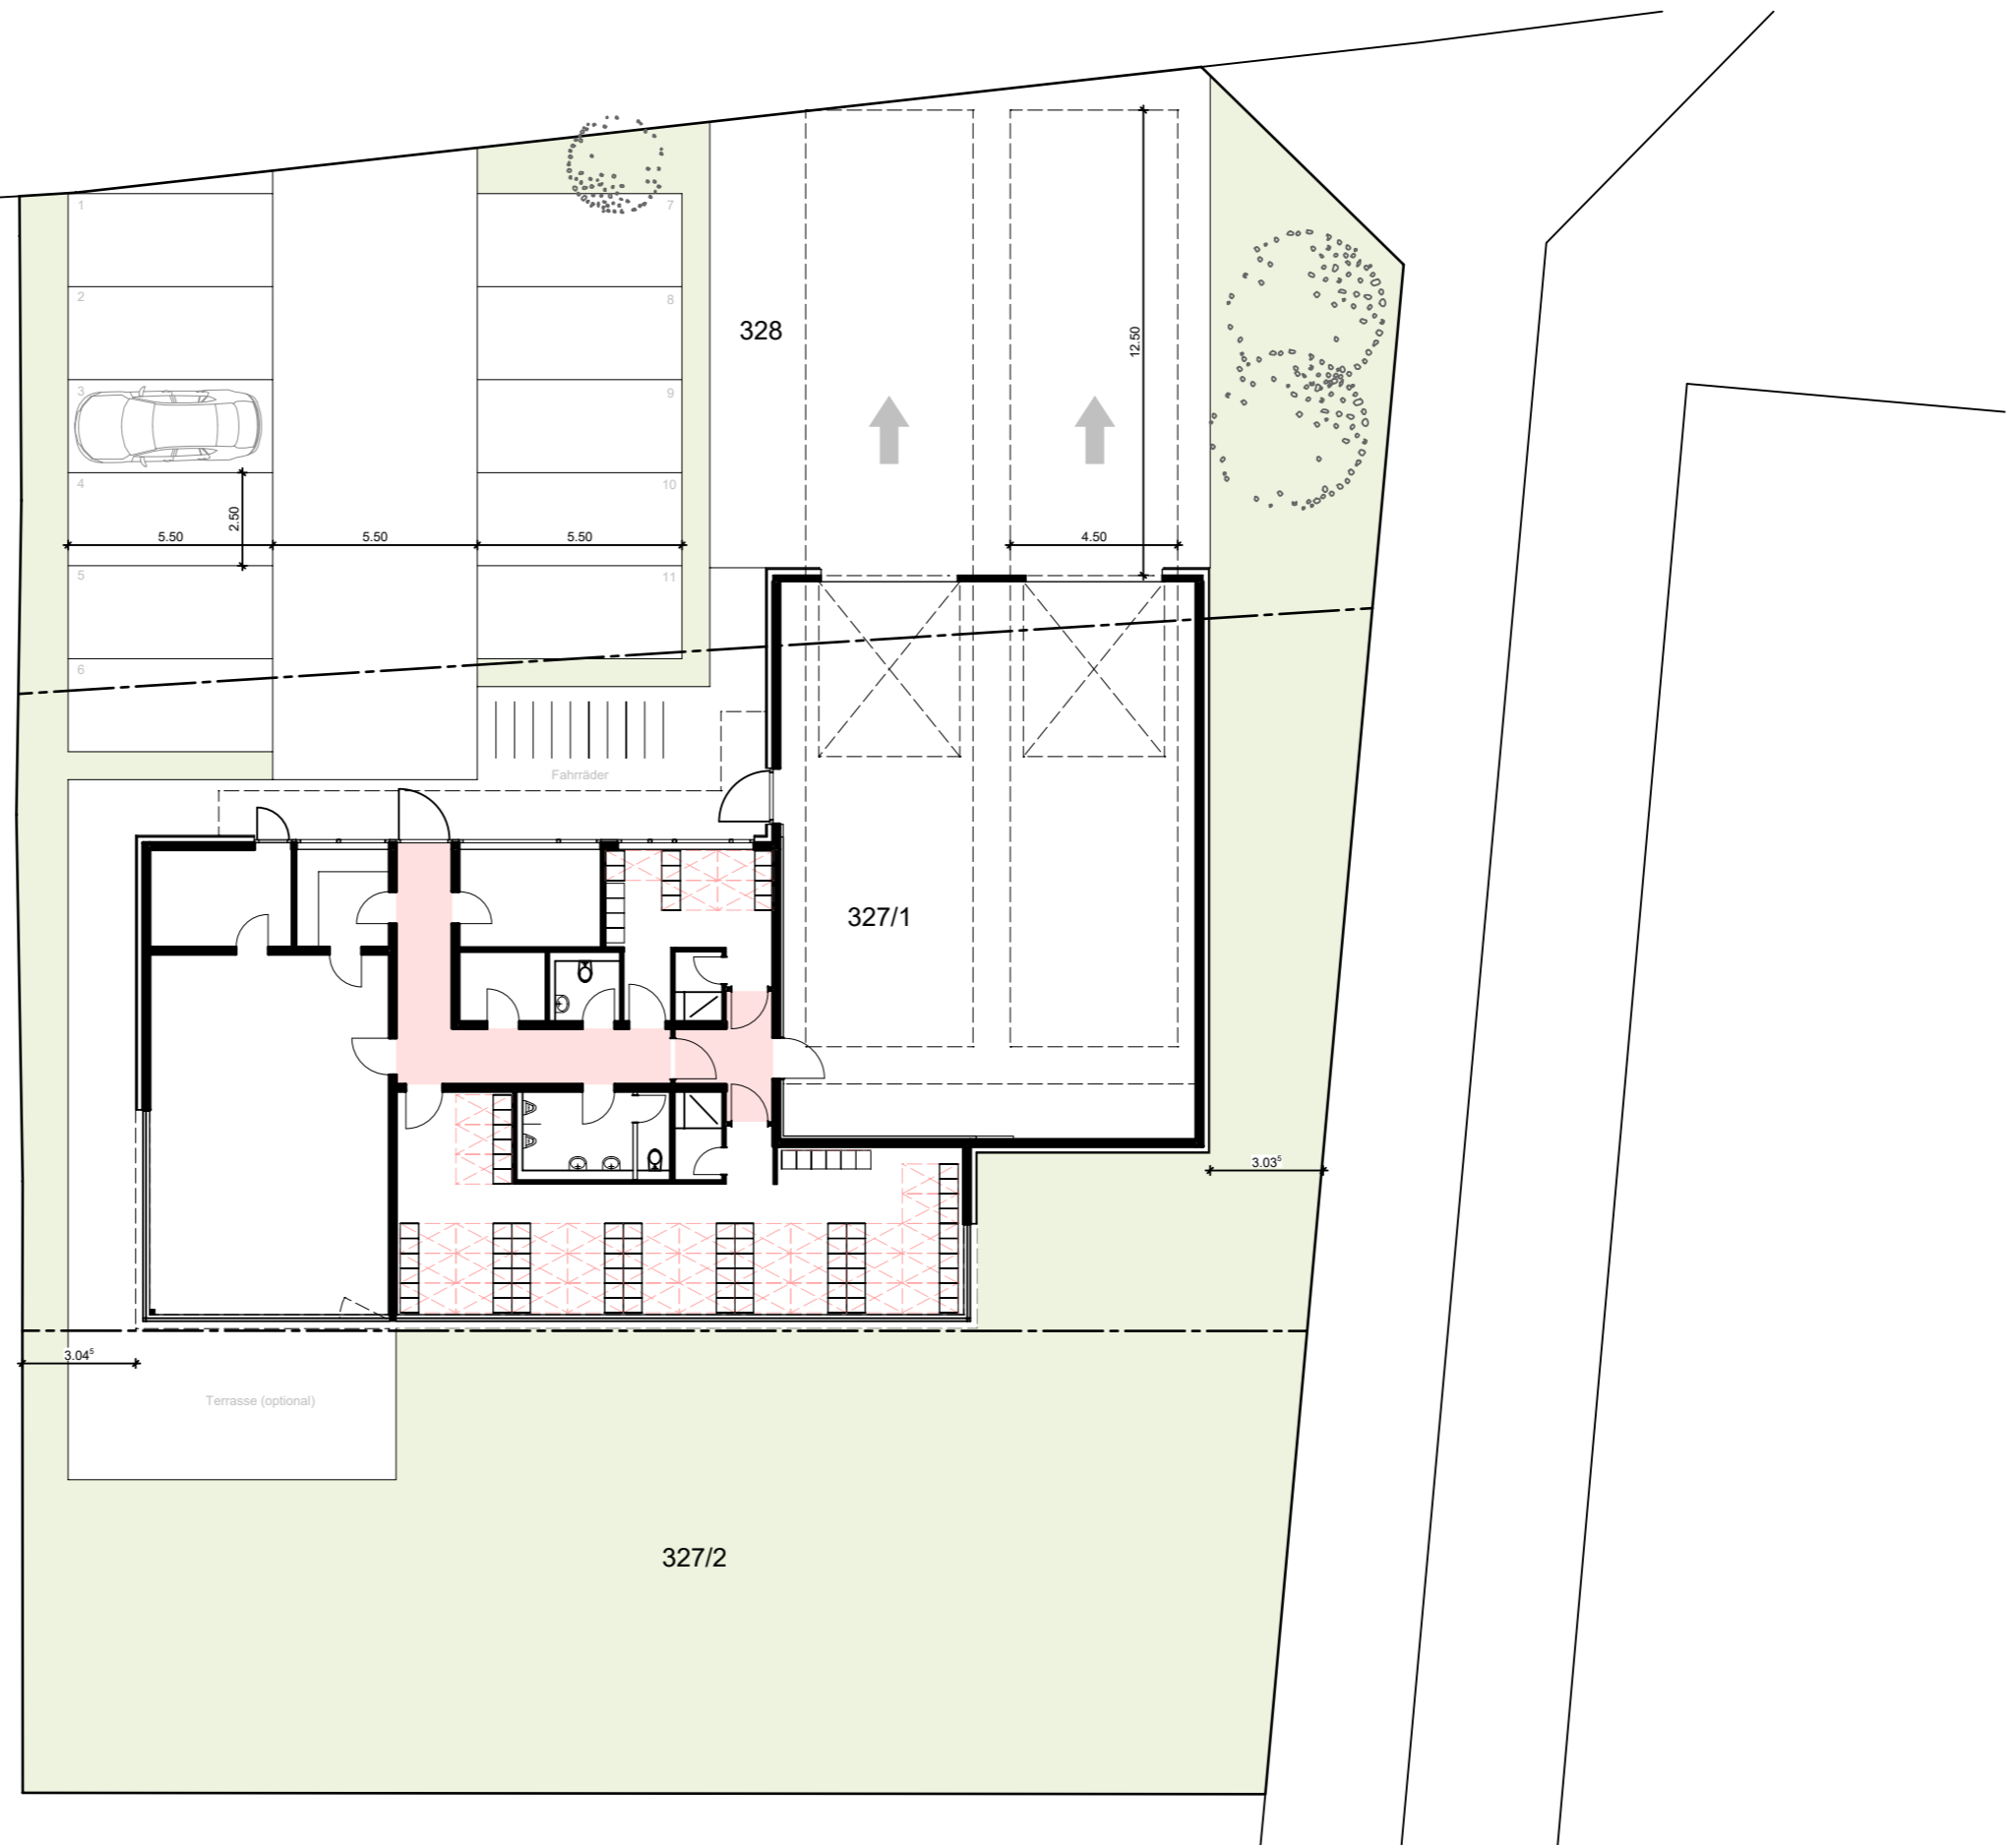

Bauherr

GWF Gebäudewirtschaft Fürth
Hirschenstraße 2
90762 Fürth

Architekt

2-bs
ARCHITEKTEN

Poppenreuther Strasse 24a
90419 Nürnberg
Fon 0911 3506665-0 Fax 0911 3506665-9
architekten@2-bs.de www.2-bs.de

Neubau eines Feuerwehrgerätehauses am Nordring in Sack

Planinhalt

Vorentwurf
Grundriss mit Außenanlagen

Datum 25.09.2020

Stand 25.09.2020

bearbeitet kl

Plan Nr VE 05

Proj Nr 2002

Maßstab 1:200

H/B = 297 / 420 (0.12m²)