

Gemeinde Fürth, Stadt
Gemarkung Fürth
09 3335

km 7,855
Überführung
Neubau für Lärmschutzwand
LW = 19,70m
LH > 4,02m
Schwabacher Straße


Verkehrsprojekt Deutsche Einheit Schiene Nr.8

Ausbaustrecke Nürnberg - Ebersfeld

S - Bahn Nürnberg - Forchheim

PFA 15 Fürther Bogen

Anlage 2 zur Kreuzungsvereinbarung Nr. K81111509

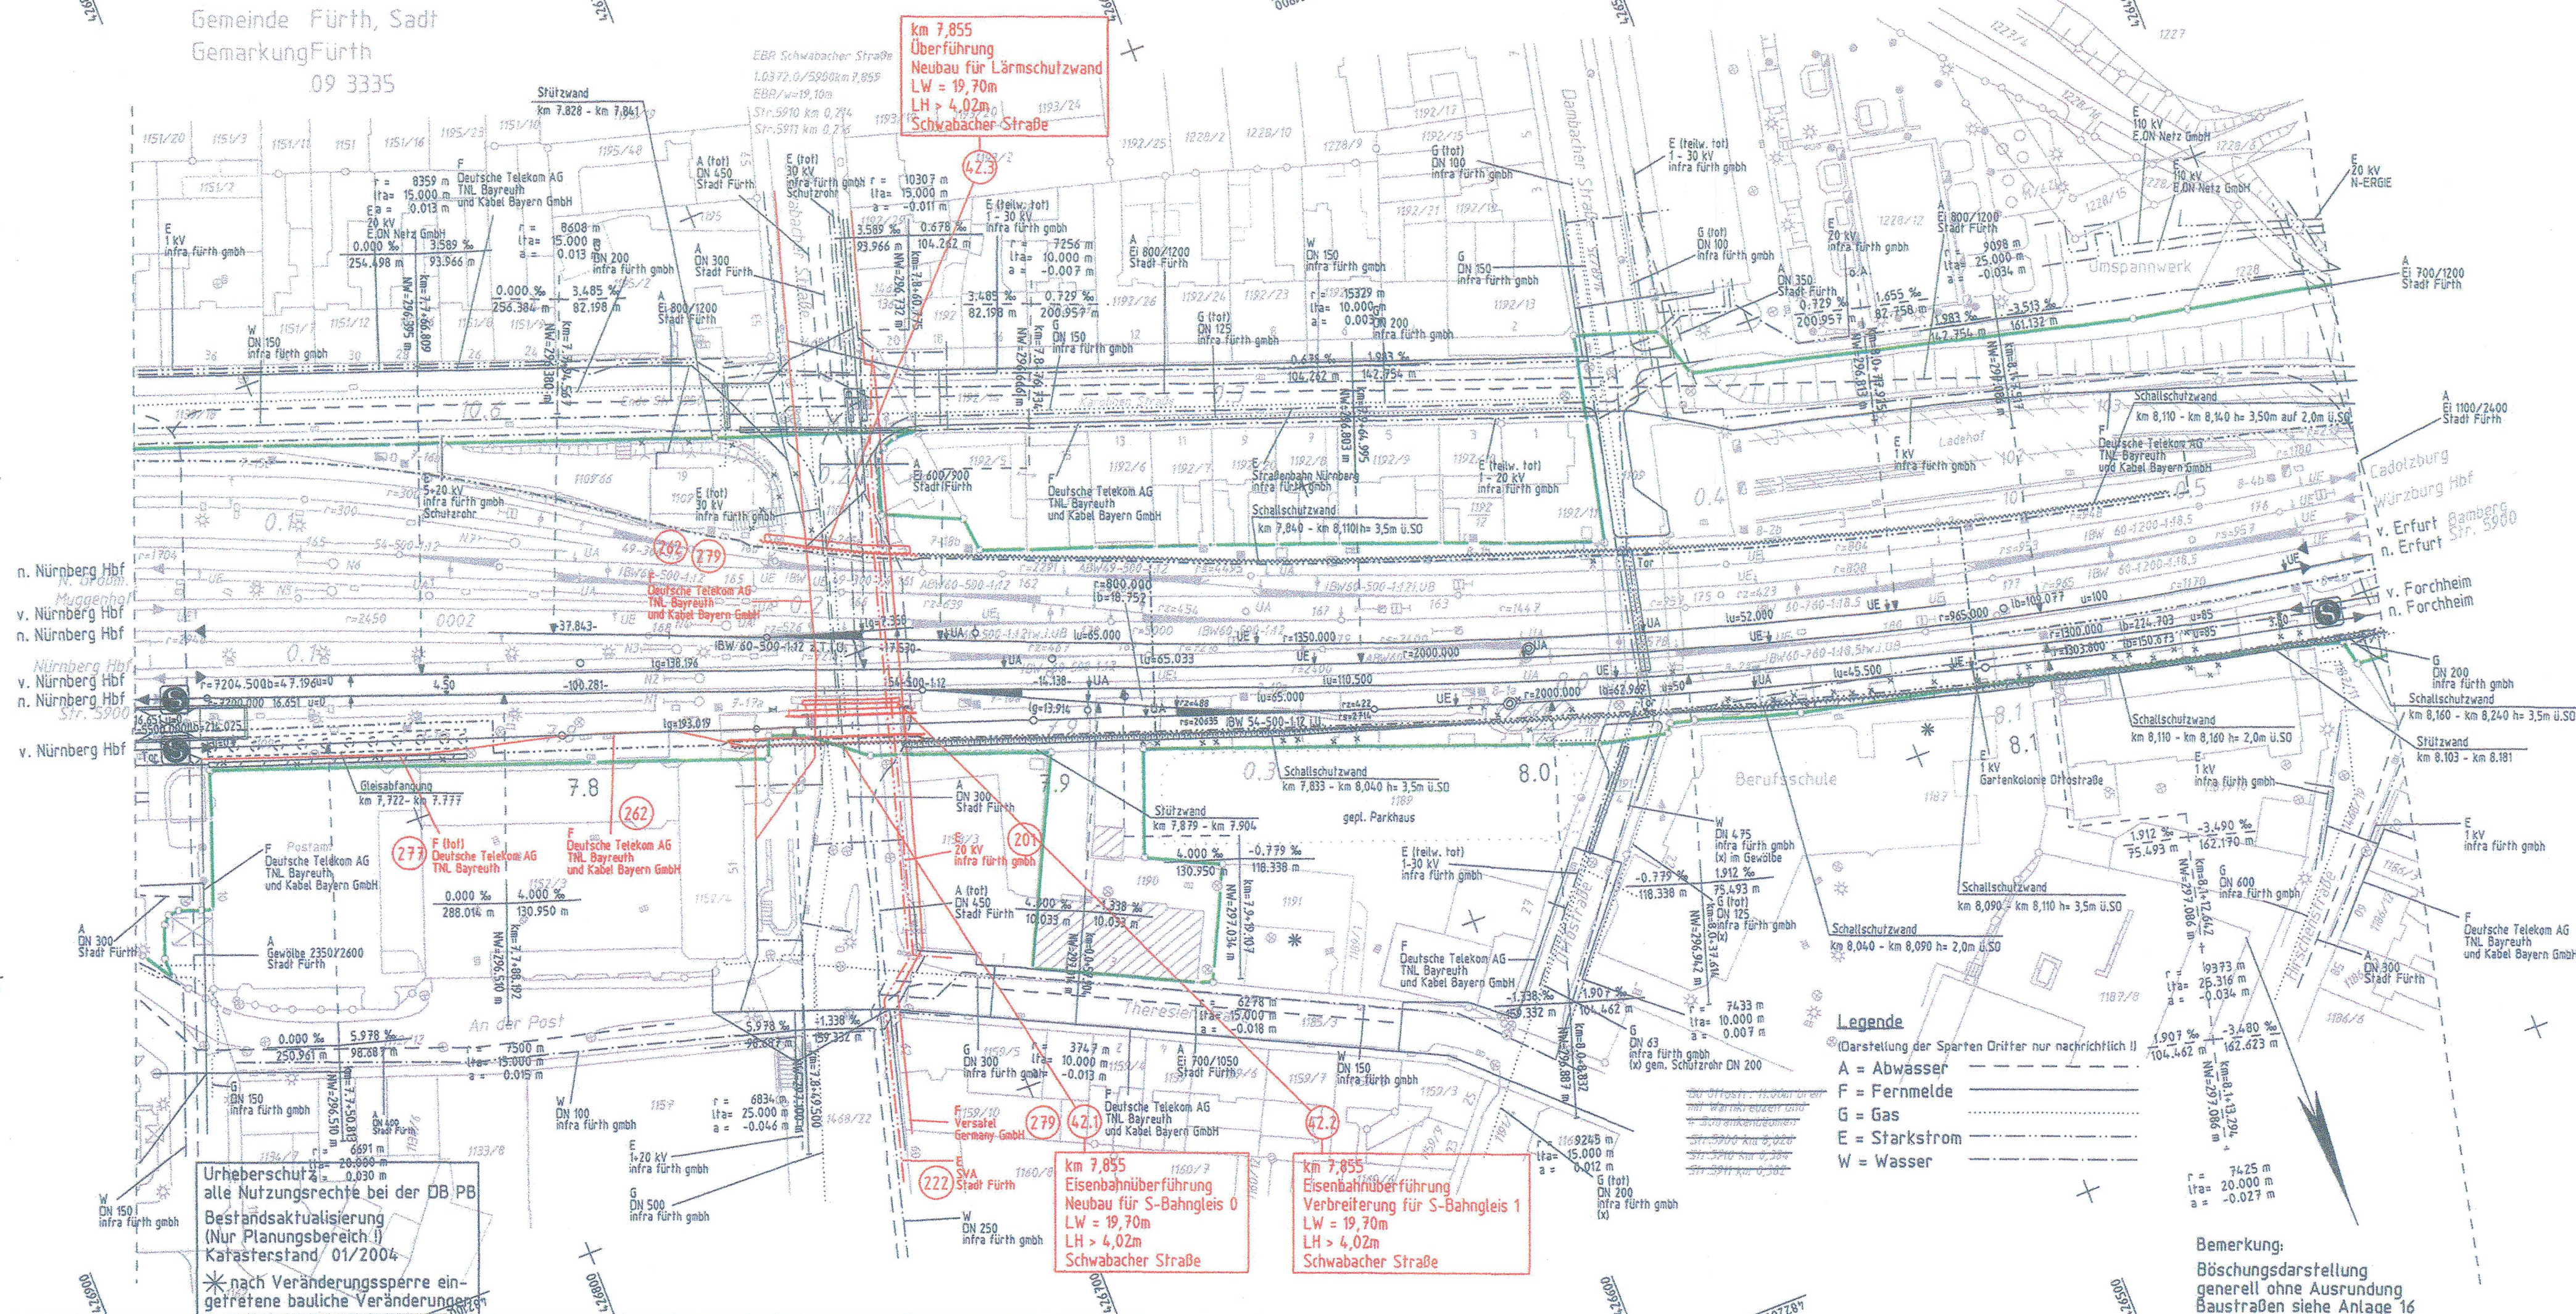

Legende

- (Darstellung der Sparten Dritter nur nachrichtlich!)
- A = Abwasser
 - F = Fernmelde
 - G = Gas
 - E = Starkstrom
 - W = Wasser

Bemerkung:
Böschungsdarstellung
generell ohne Ausrundung
Baustreifen siehe Anlage 16

In 1 Blättern

Nr.	Änderung / Ergänzung	Datum	Name / Stelle
5			
4			
3			
2			
1			
Zeichner: DB Netze		Verwendung und Planart	
Planungsstelle: DB Projektbau GmbH		Entwurfsplanung	
Planungsstelle: DB Station & Service AG		Lageplan	
Planungsstelle: DB Energie GmbH		Überführungen über Schwabacher Str.	
Planungsstelle: DB Energie GmbH		km 7,855	
Planungsstelle: DB Energie GmbH		Im Namen und für Rechnung des Bauherren	
Planungsstelle: DB Energie GmbH		DB Netze	
Planungsstelle: DB Energie GmbH		DB Projektbau GmbH	
Planungsstelle: DB Energie GmbH		Großprojekt VDE 8	
Planungsstelle: DB Energie GmbH		Projektteam Nürnberg (LW-80-0-0)	
Planungsstelle: DB Energie GmbH		Äußere Cramer-Klett-Straße 3	
Planungsstelle: DB Energie GmbH		90489 Nürnberg	
Planungsstelle: DB Energie GmbH		Datum: 31.3.2015	
Planungsstelle: DB Energie GmbH		Unterschrift: [Signature]	
Planungsstelle: DB Energie GmbH		Höhensystem: NN	
Planungsstelle: DB Energie GmbH		Koordinatensystem: GK	
Planungsstelle: DB Energie GmbH		Barcode / Ident-Code	
Planungsstelle: DB Energie GmbH		Anlage: 6.2	
Planungsstelle: DB Energie GmbH		Maßstab: 1:1000	
Planungsstelle: DB Energie GmbH		Bauvorhaben: ABS Nürnberg - Ebersfeld	
Planungsstelle: DB Energie GmbH		Format: 780 x 297	
Planungsstelle: DB Energie GmbH		PFA 15 Fürther Bogen	
Planungsstelle: DB Energie GmbH		km 7,870 - km 12,400	
Planungsstelle: DB Energie GmbH		ggf. weitere Projektdaten zum Bauvorhaben	