


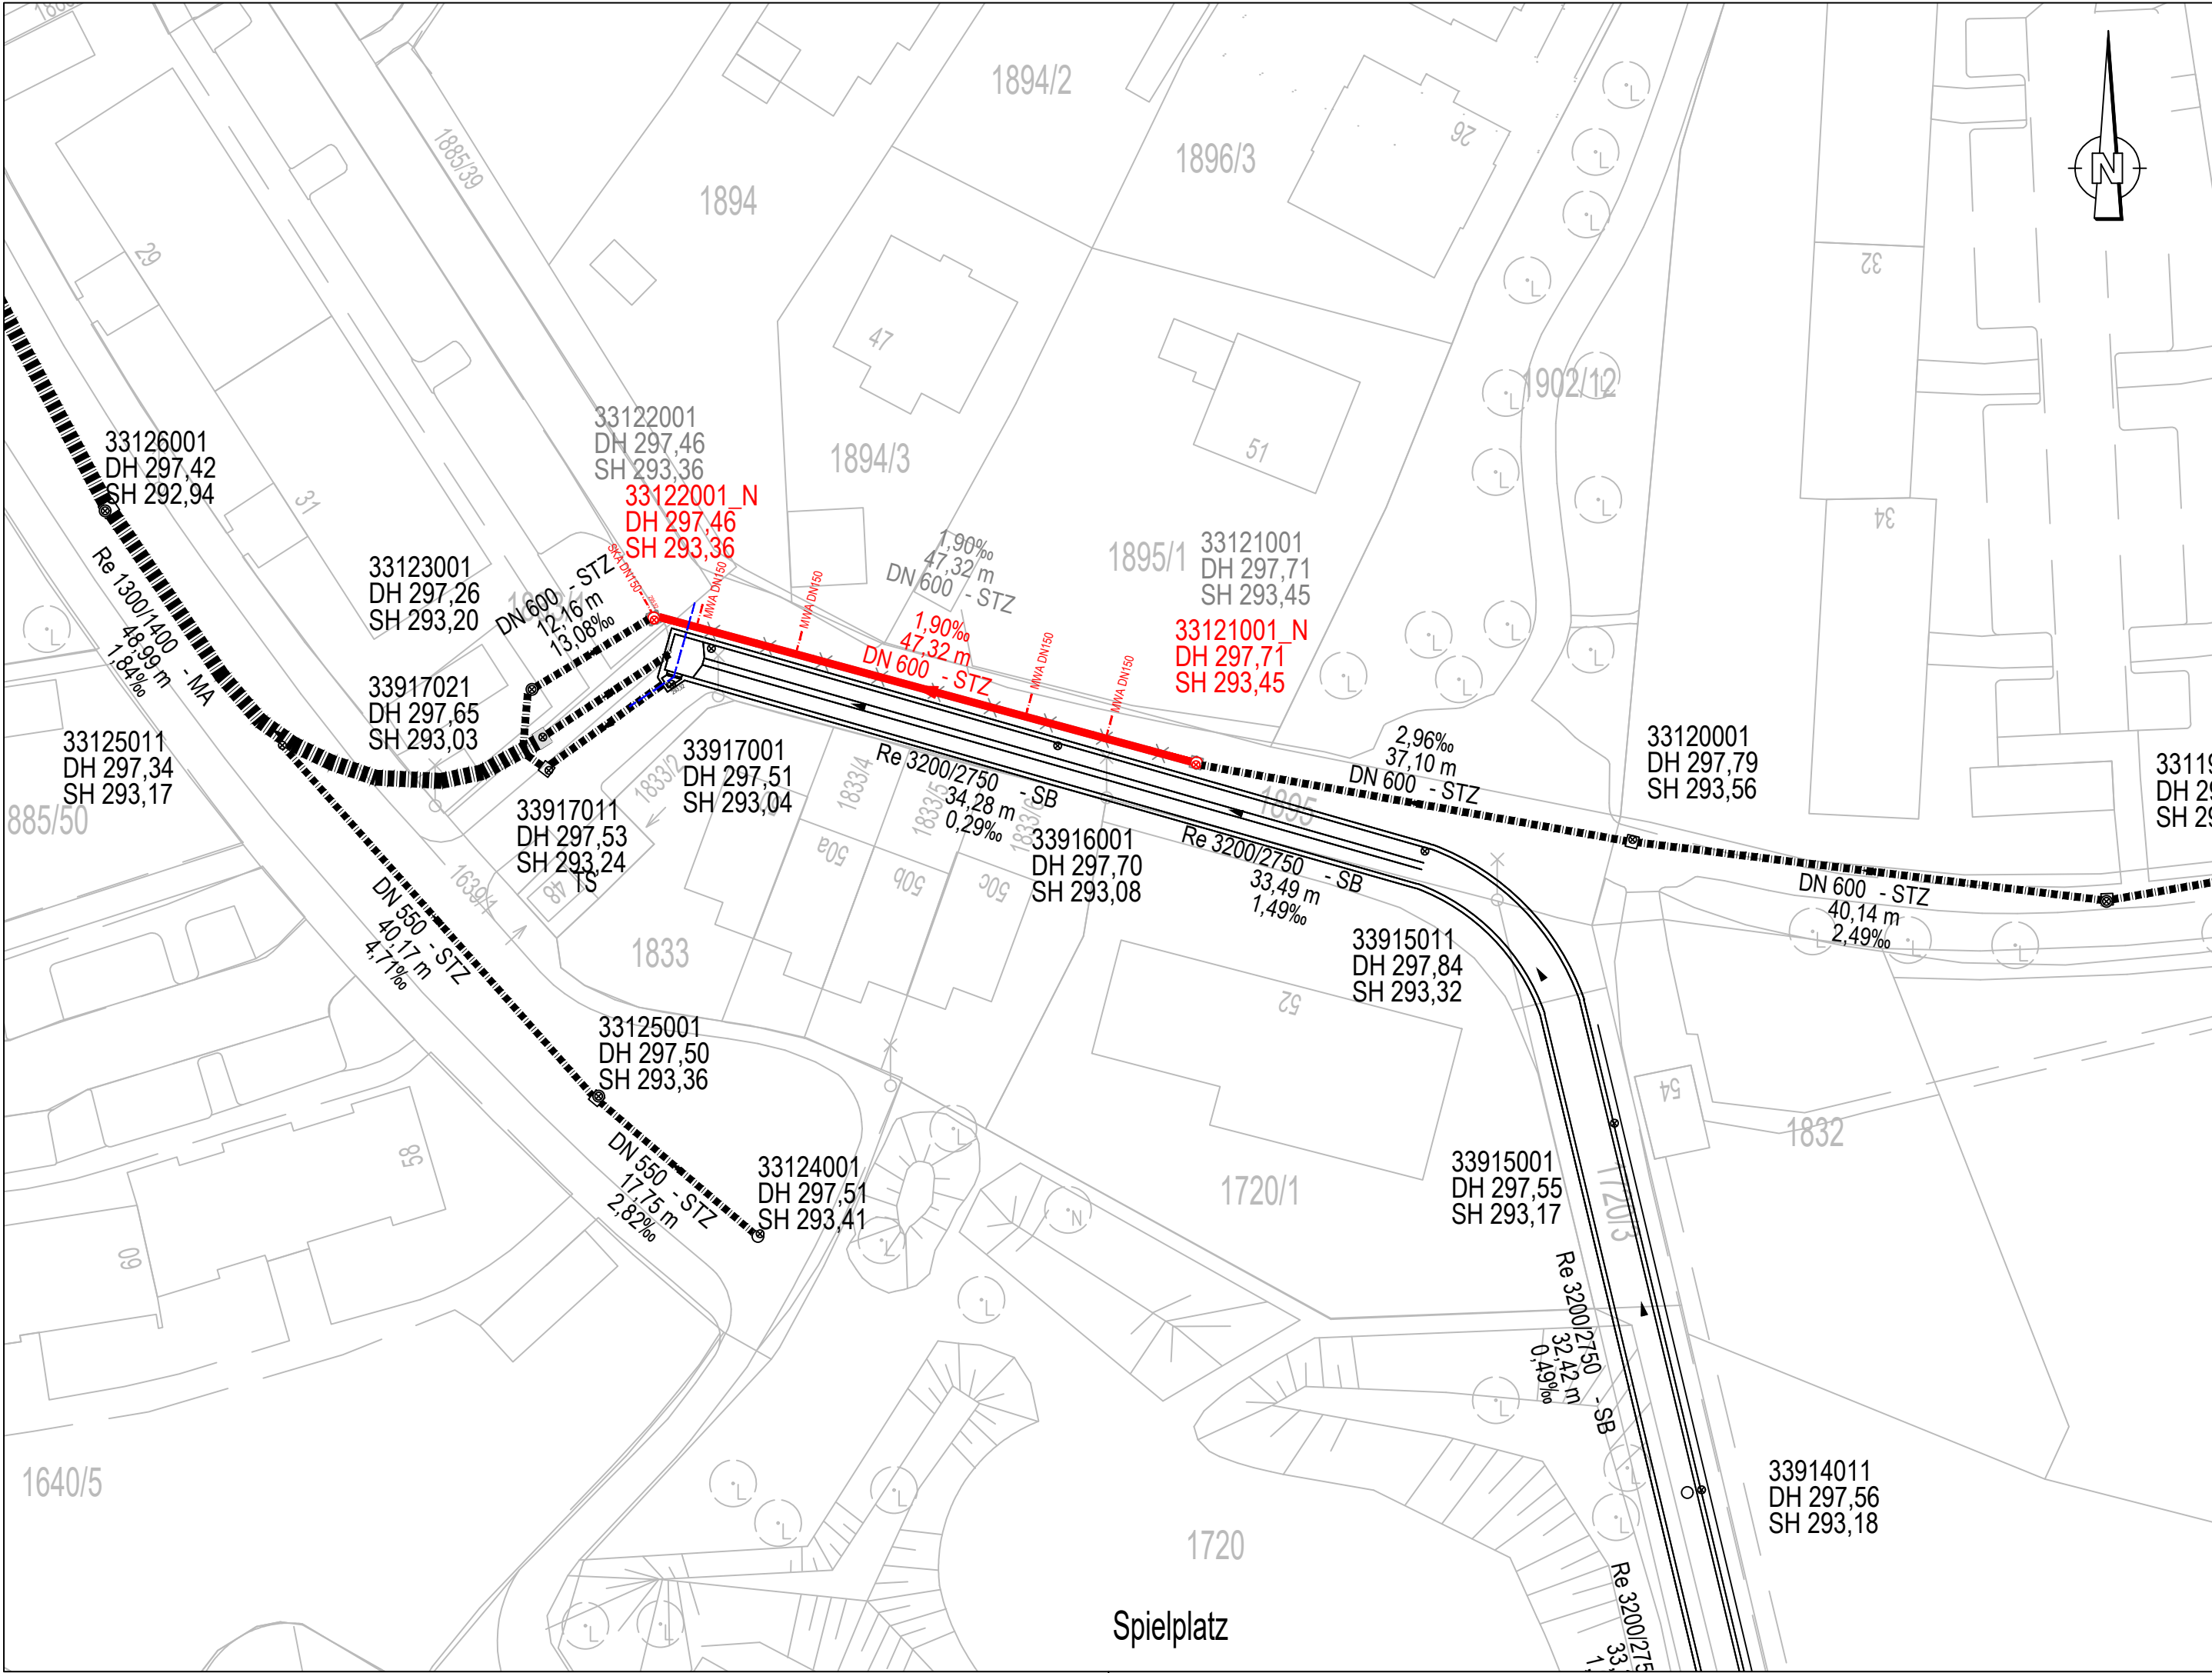

Legende:

best. Mischwasserkanal

gepl. Mischwasserkanal

Abbruch

best. Regenrückhaltebecken

Grundsatzbeschluss

Index:	Bemerkung:	geänd. am:	Name:
StEF Stadtentwässerung Fürth Stadtentwässerung Fürth Erlanger Straße 105 90765 Fürth Tel. 0911 / 66012 - 0 E-Mail: info@stef-fuerth.de Fax 0911 / 66012 - 480			
Vorhaben: MW-Kanalauswechslung Sandweg		Anlage: -	
		Maßstab: 1 : 500	
Planinhalt: Kanallageplan		entw.:	21.05.2026, St
		gez.:	21.05.2026, St
		gepr.:	21.05.2026, Sen
Plan-Nr.: XXX_KBAU_OB_LAGE_VOR		Fürth, _____	